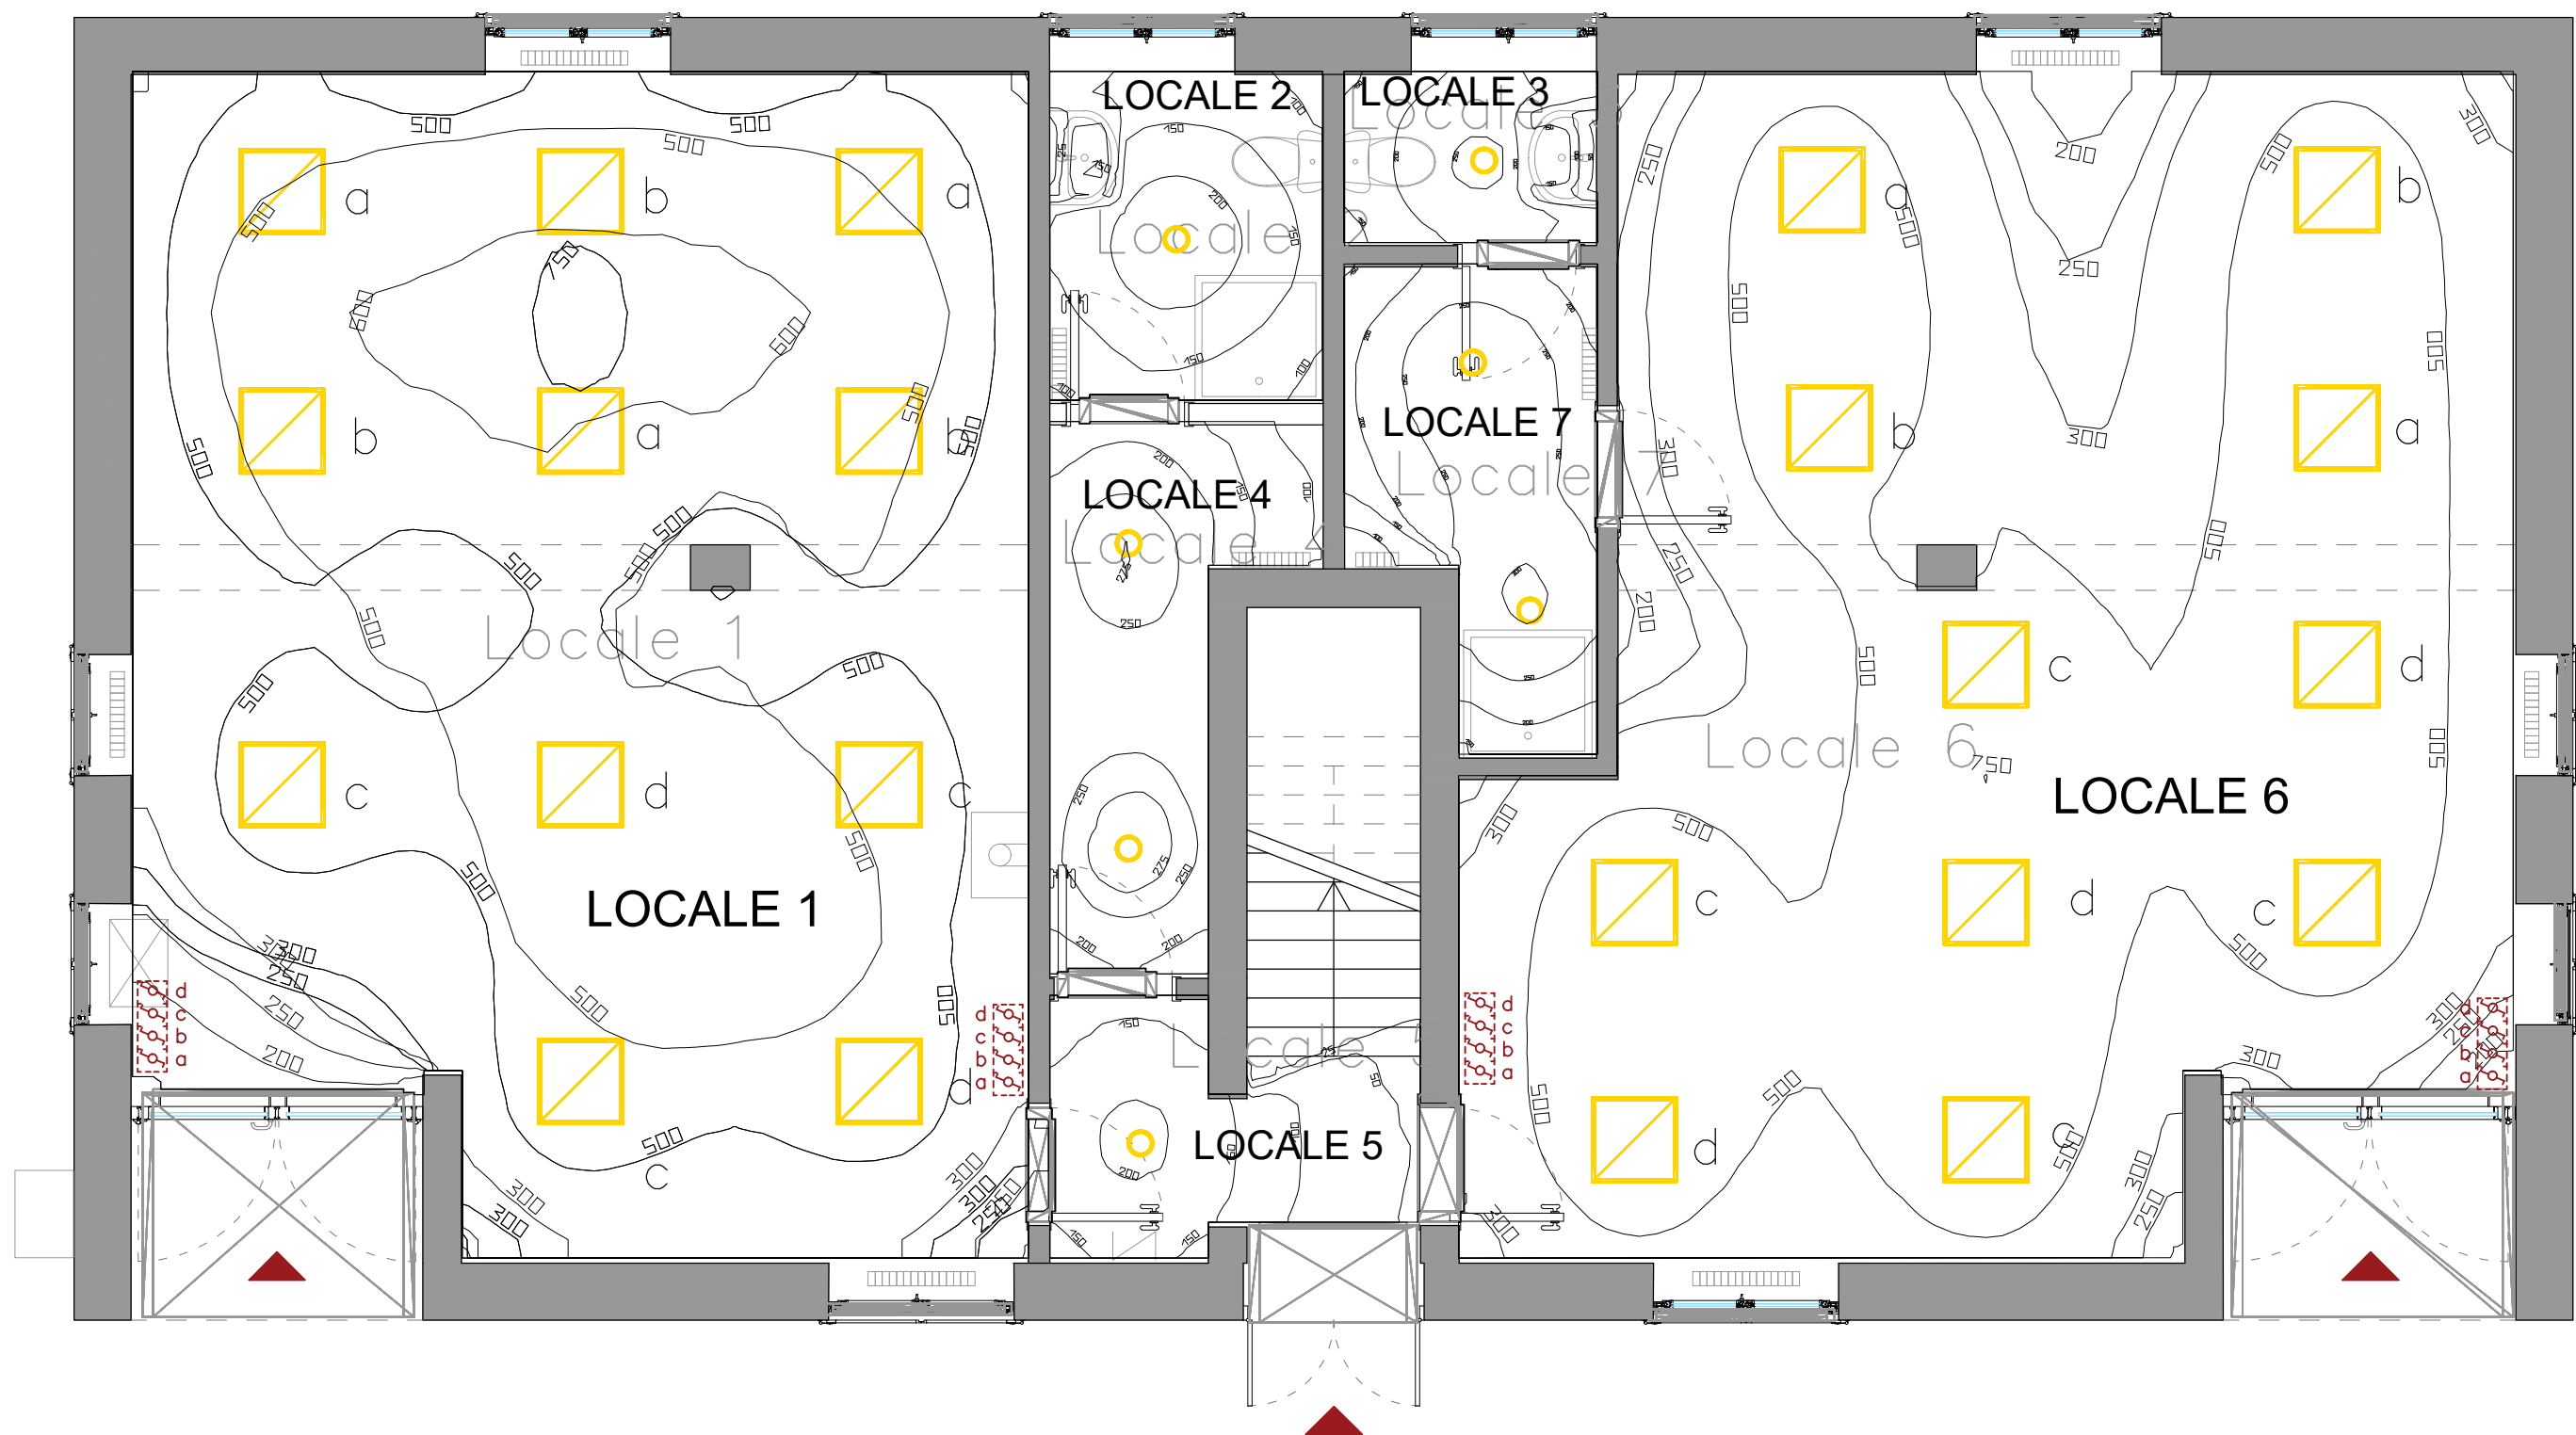
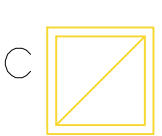

 
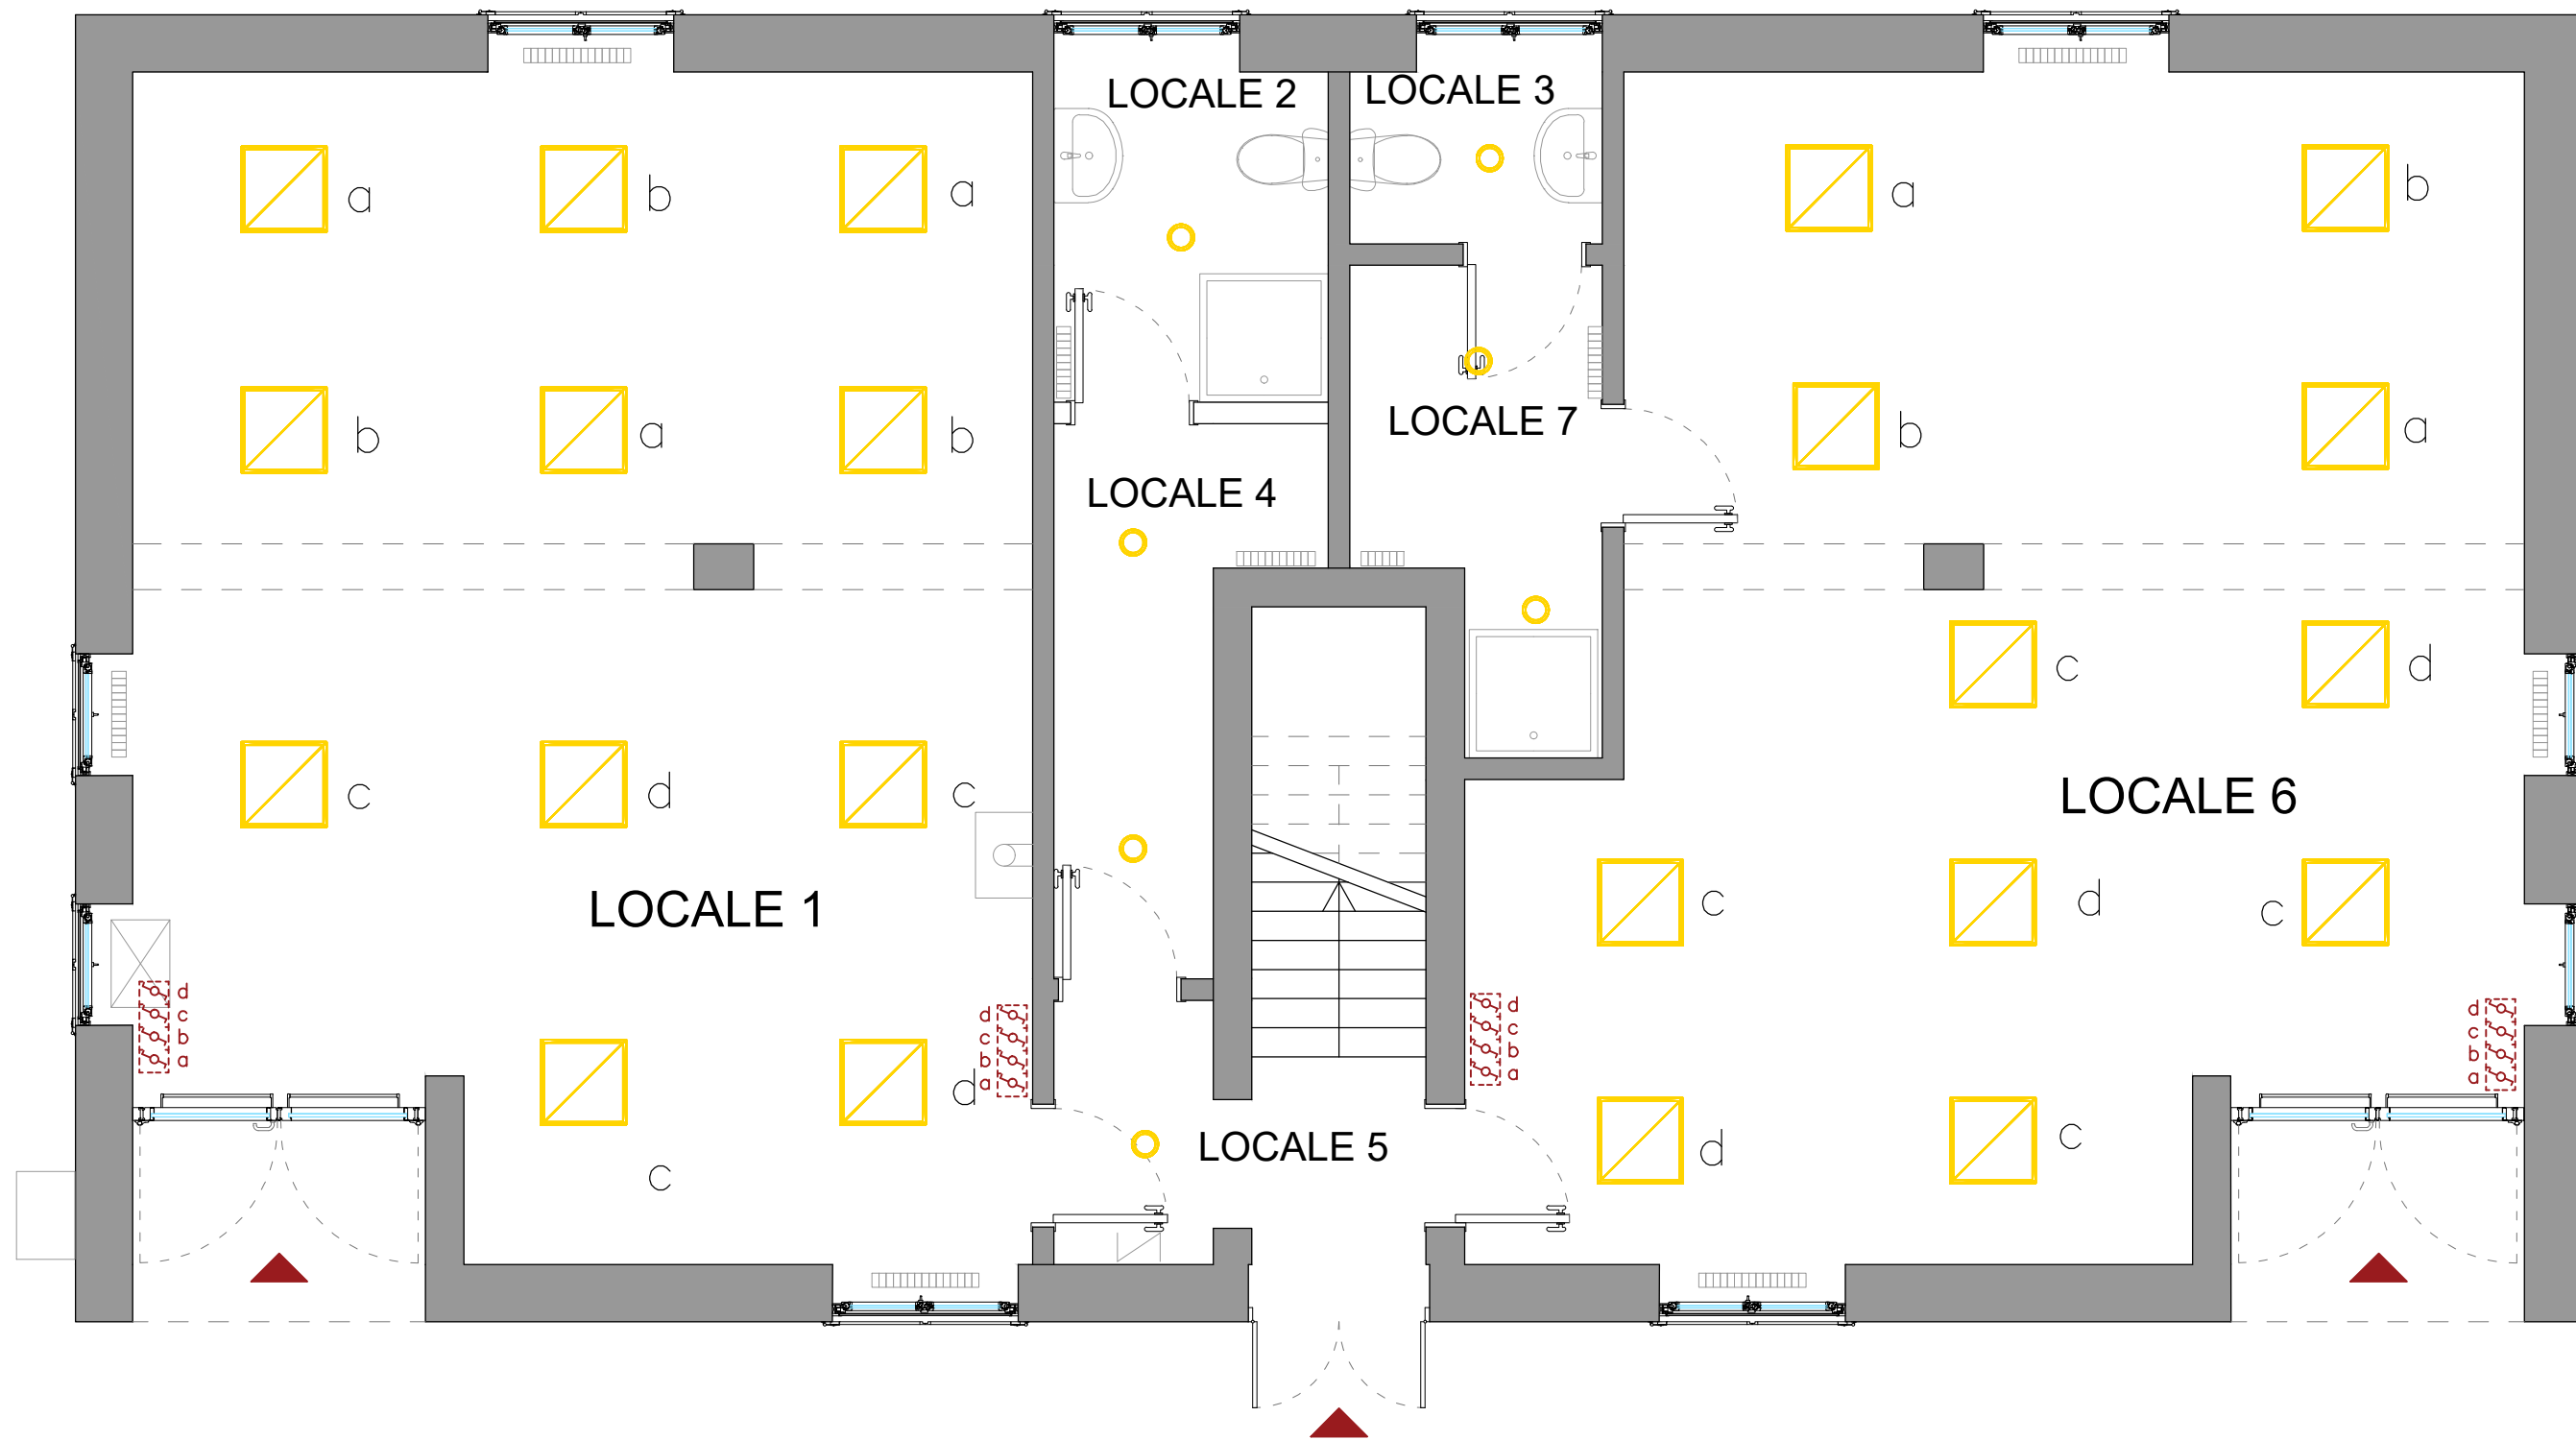


Pianta piano terra - Disposizione apparecchi con curve Isolux



LEGENDA SIMBOLI	
Simbolo	Descrizione
	Apparecchio di illuminazione marca Disano tipo Led Panel modello 840 installato a soffitto con lampada a Led <ul style="list-style-type: none"><li>• Potenza 36W</li><li>• Flusso luminoso 3318 lm</li><li>• Temperatura di colore 4000 K</li><li>• IRC 90</li><li>• Grado di protezione IP40</li><li>• URG&lt;19</li></ul>
	Apparecchio di illuminazione marca DISANO tipo COMPACT modello 883 installato in controsoffitto con lampada a Led <ul style="list-style-type: none"><li>• Potenza 14W</li><li>• Flusso luminoso 1530 lm</li><li>• Temperatura di colore 3000 K</li><li>• IRC 90</li><li>• Grado di protezione IP40</li><li>• Quota di installazione 3 m</li></ul>
	N.4 deviatori 10/16A tipo civile serie media per installazione in cassetta portafrutti da parete installata a quota 90 cm dal pavimento. Gradi di Protezione IP55

Pianta piano terra - Disposizione apparecchi e punti di comando





**COMUNE DI TAVAZZANO**  
**Provincia di Lodi**  
**Consiglio per la ricerca in agricoltura e l'analisi dell'economia agraria**  
S.S. 9, Via Emilia n° 19, km 307 - 26838 - Tavazzano (LO)  
Tel. 0371 761919 - dc@crea.gov.it - dc@pec.crea.gov.it

**PROGETTO DEFINITIVO/ESECUTIVO**

Oggetto:

*Ristrutturazione di due locali situati al piano terra dell'edificio principale dell'azienda agricola di Tavazzano presso la Sede CREA-DC*  
CIG: 7668591

Oggetto:

**IMPIANTO ILLUMINAZIONE**  
**(STATO DI PROGETTO)**

Responsabile Unico del Procedimento: Dott. Pio Federico Roversi

Professionista incaricato:

Elio CONTE  
Architetto



visti per approvazione:

Elab. n°

**G6.3-SP**

Scala: 1:50

Data: luglio 2019

Agg.

Agg.

Agg.

Agg.

**ARCHITETTO ELIO CONTE**  
c/o Arch. Elio Conte, Via Carlo de Marco n° 135, 80137 Napoli - Tel./fax 081 7517736, PEC elio.conte@archiworldpec.it